


VIA MANZONI

Pozzetto fognatura

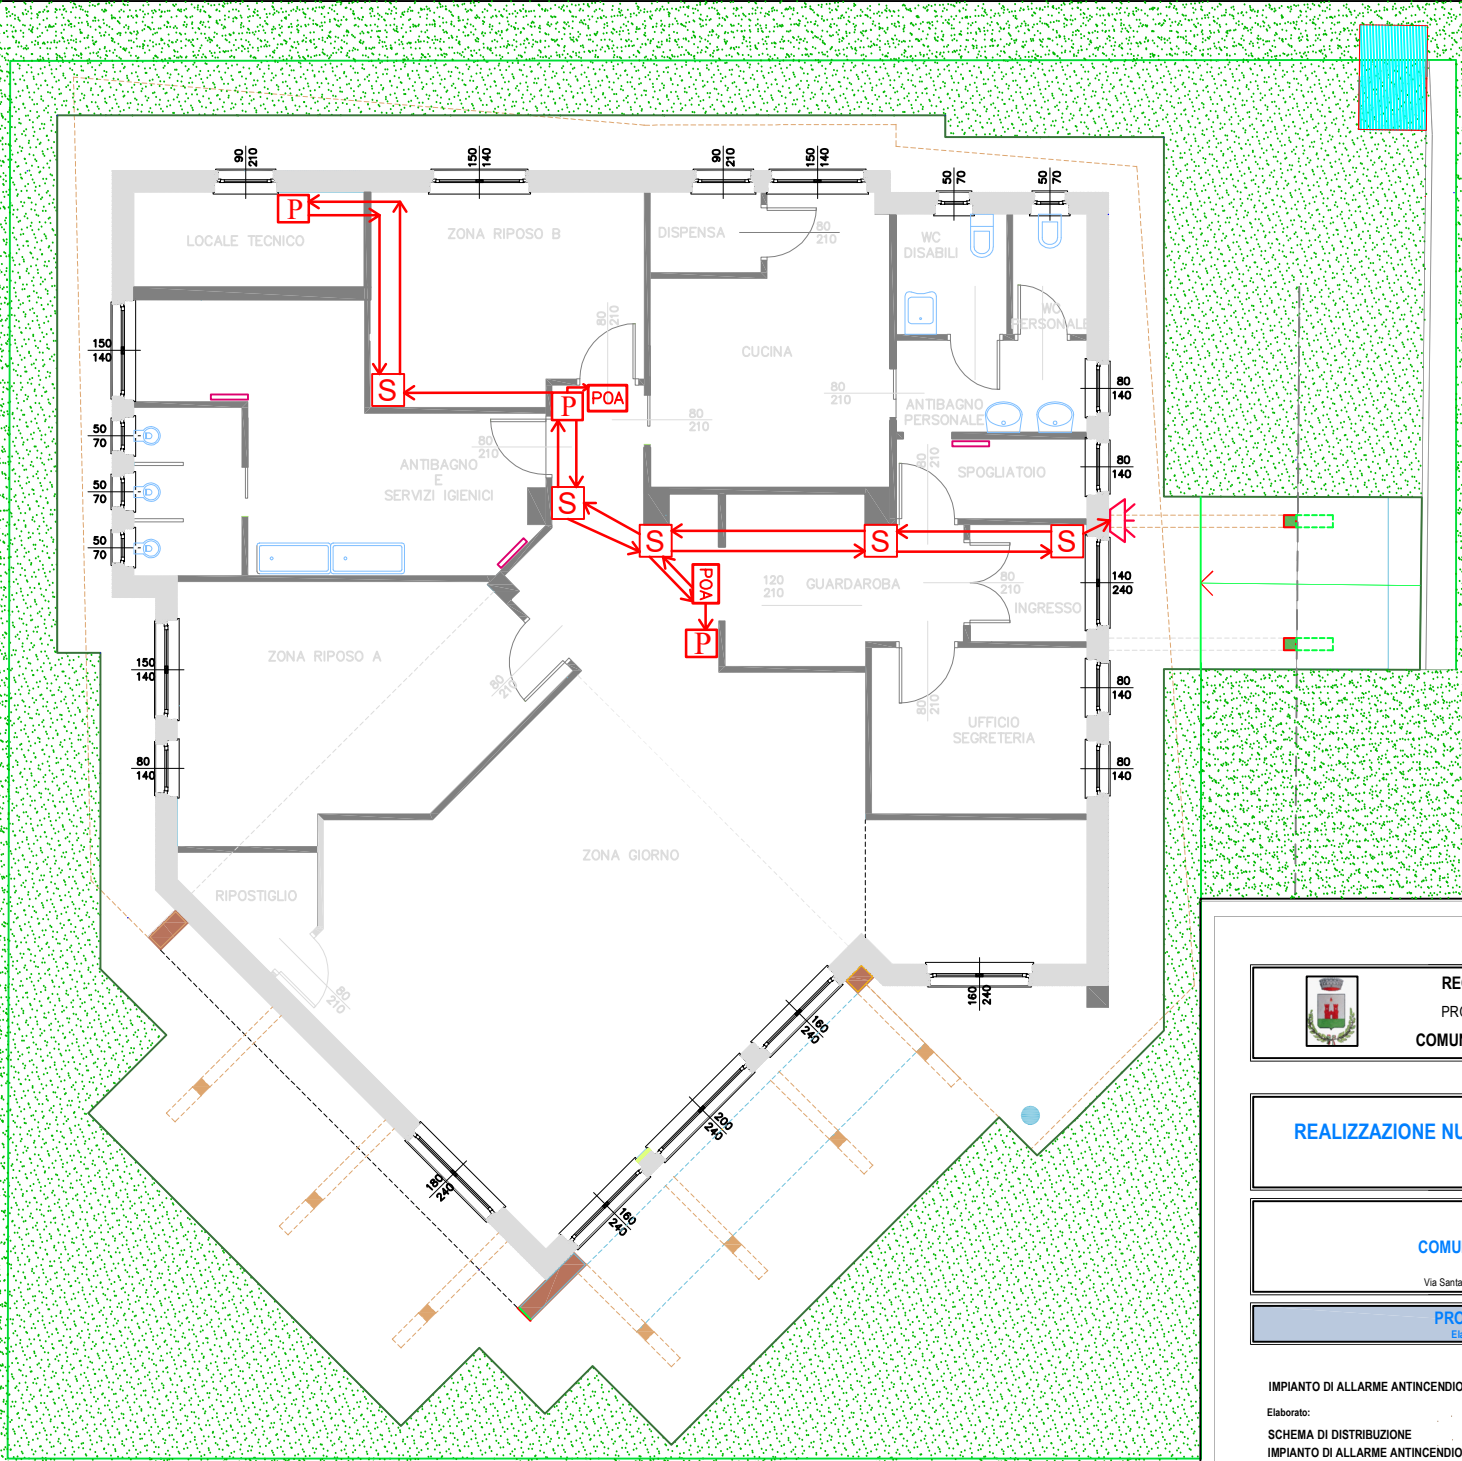

| LEGENDA | |
|---------|---|
| | PULSANTE MANUALE ANTINCENDIO |
| | SIRENA ESTERNA AUTODALIMENTATA |
| | PANNELLO OTTICO ACUSTICO |
| | SCATOLA DERIVAZIONE |
| | CAVD ANTINCENDIO LOOP FG29DHM16 2x1,5 mmq tw+sch CEI 20-105 V2 |

REGIONE PIEMONTE
 PROVINCIA DI NOVARA
 COMUNE DI MEZZOMERICO

Intervento
REALIZZAZIONE NUOVO ASILO NIDO COMUNALE
 Sede di intervento

Committente
COMUNE DI MEZZOMERICO
 Via Santa Maria, 10 28040 Mezzomerico (NO)

PROGETTO ESECUTIVO
 Elaborati Opere Impiantistiche

IMPIANTO DI ALLARME ANTINCENDIO (I.I.A.)
 Elaborato:
SCHEMA DI DISTRIBUZIONE
 IMPIANTO DI ALLARME ANTINCENDIO
 Elaborato: **I.I.A.-02**
 Scala: 1:50

| RAGGRUPPAMENTO TEMPORANEO PROFESSIONISTI | | Emissione: APRILE 2023 | |
|--|--|------------------------|------|
| dott.ing. CARLO QUIRICO iscritto all'Ordine degli Ingegneri della Provincia di Novara al n. 2312/A | | Revisione n. | Data |
| dott.arch. ELISA AGAZZONE iscritto all'Ordine degli Architetti della Provincia di Novara Verbania e Vico al n. 1272 | | | |
| dott.ing. GIANLUCA DONETTI iscritto all'Ordine degli Ingegneri della Provincia di Novara al n. 1884/A | | | |



I progettisti si riservano a termini di legge la proprietà di questo elaborato con diritto di riprodurre e renderlo noto a terzi